

PROJEKT ZAGOSPODAROWANIA TERENU ROZBUDOWA OCZYSZCZALNI ŚCIEKÓW w m. PIERZCHNICA, gm. Pierzchnica, pow. kielecki

skala 1:500
działki nr ewidencyjne: 3601/1, 1576, 1577/1

woj. świętokrzyskie
pow. kielecki
gm. 260415_2 Pierzchnica
obręb: 0011- Pierzchnica
dz. dr 1576, 3601/1

 
sekcja: 7.139.18.05.3.3
zakres: D-7,8, E-6,7,8,
sekcja: 7.139.18.05.3.4
zakres: D-1, E-1,

MAPA do celów projektowych skala 1:500

wykonana przez "KARTOGRAF" mgr inż. Leszek Maludziński
25-378 Kielce ul. Zgoda 53.

- Niniejsza mapa dla potrzeb projektowych powstała w drodze aktualizacji i wektoryzacji udostępnionych przez P.O.D.G. i K. w Kielcach map sytuacyjno-wysokościowych w listopadzie 2012 r.
- Granice nieruchomości przyjęto z ewidencji gruntów.
- Układ współrzędnych płaskich prostokątnych 2000 strefa 7
- Układ wysokościowy Kronsztadt 1986

układ map




Wykonawca:

"KARTOGRAF"
USŁUGI GEODEZYJNE
mgr inż. Leszek Maludziński
25-378 Kielce, ul. Zgoda 53
tel. (041) 361-35-36, Nr upr. 6047
Regon 291041000 NIP 657-10-47-943

GEODETA UPRAWNIENY
mgr inż. Leszek Maludziński
uprawnienia geodezyjne nr 6047

Starostwo Powiatowe w Kielcach
Wydział Geodezji i Kartografii
W oparciu o mapy sytuacyjno-wysokościowe...
Data: 25.05.2012
mgr inż. Anna Stelmachowska
Kierownik Powiatowego Ośrodka
 Dokumentacji Geodezyjnej i Kartograficznej

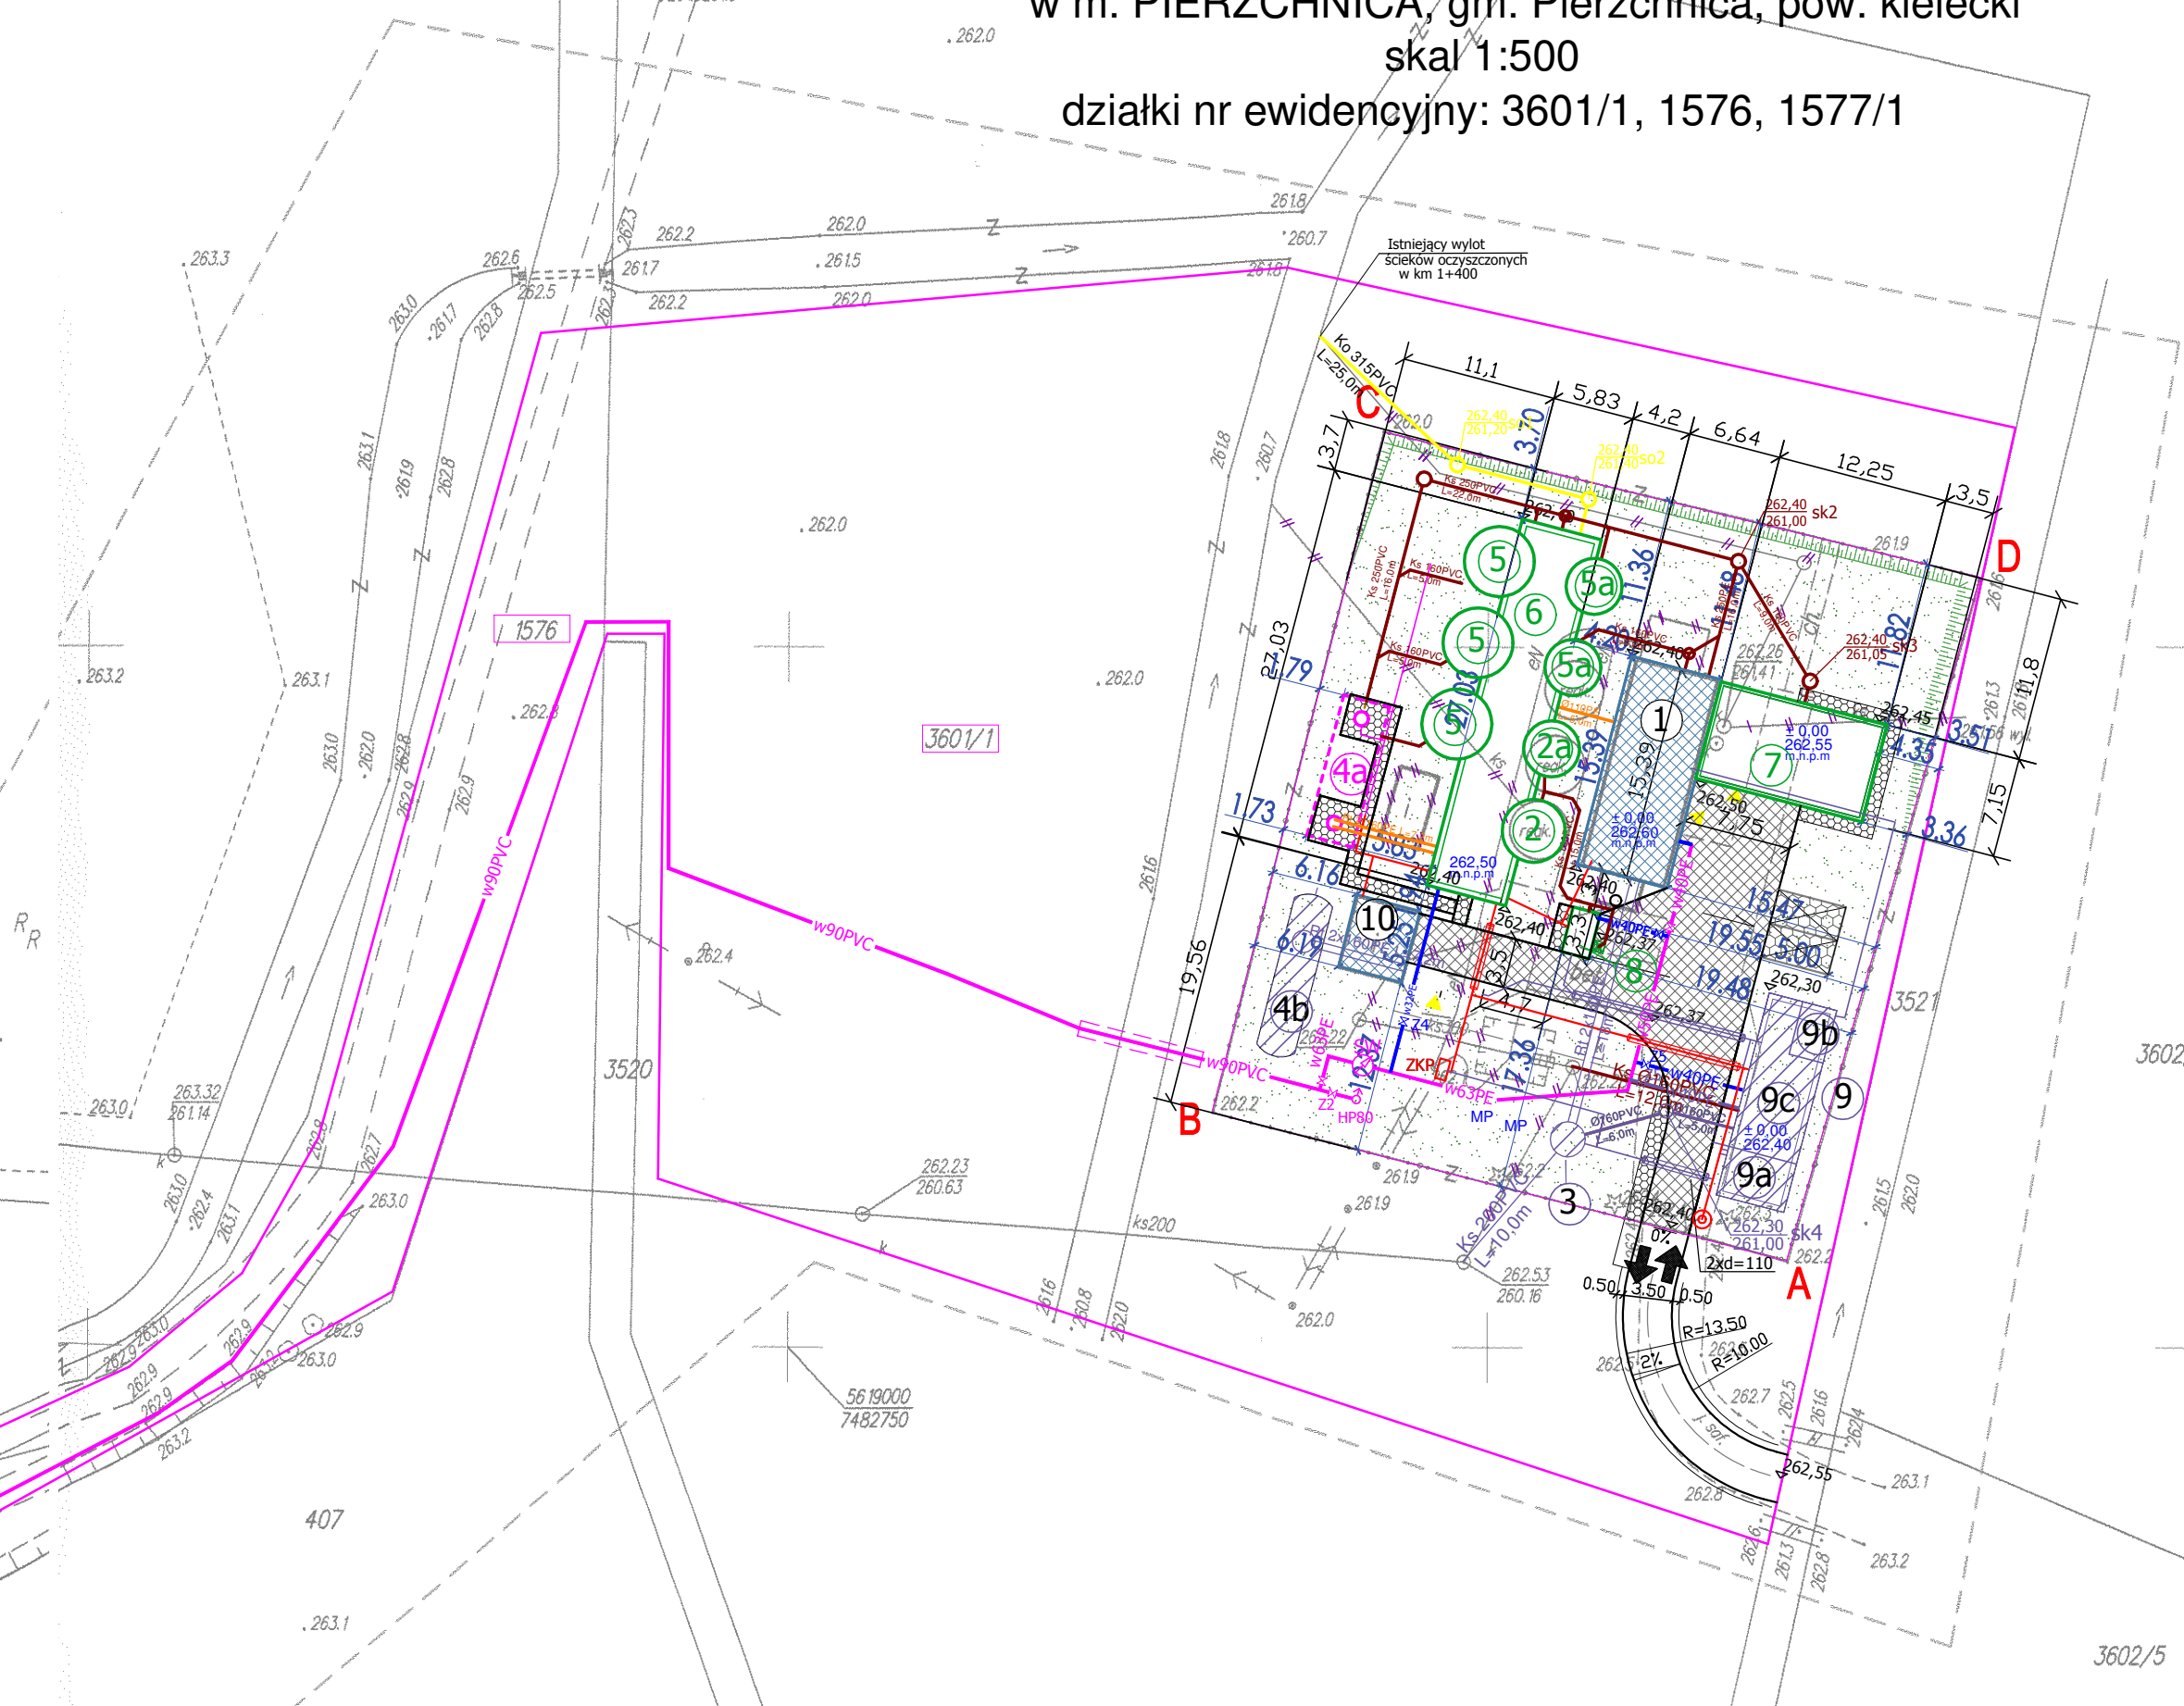

- OBIEKTY ISTNIEJĄCE**
 - 1 - BUDYNEK TECHNICZNY
 - 10 - BUDYNEK SITA
- OBIEKTY ZREALIZOWANE**
 - 4a - ZBIORNIK RETENCYJNY ŚCIEKÓW Nr 1
- OBIEKTY PROJEKTOWANE**
 - 2 2a - ZBIORNIKI STO
 - 5 5a - REAKTORY SBR
 - 6 - BUDYNEK TECHNOLOGICZNY
 - 7 - SKŁAD OSADU POD WIATĄ
 - 8 - KONTENEROWA STACJA ZLEWCZA
- OBIEKTY WYŁĄCZONE Z REALIZACJI**
 - 3 - POMPOWNIĄ ŚCIEKÓW
 - 4b - ZBIORNIK RETENCYJNY ŚCIEKÓW Nr 2
 - 9 - BUDYNEK SOCJALNO-TECHNICZNY
 - 9a - AGRAEGAT PRĄDOTWÓRCZY
 - 9b - MAGAZYN
 - 9c - CZĘŚĆ SOCJALNA

- ⊙ - słup oświetleniowy
- — — - kable elektryczne nn
- ZKP - złącze kablowo-pomiarowe
- — — - obiekty i uzbrojenie do demontażu
- — — - istniejące ogrodzenie

- ### UZBROJENIE TERENU PROJEKTOWANE
- kanał grawitacyjny
 - rurociąg tłoczny
 - rurociąg ciśnieniowy
 - rurociąg osadowy
 - Ko - kanał ścieków oczyszczonych
 - wodociąg
 - ⊗ - studnia wodomierzowa
 - δ - hydrant p.poż.

- PROJEKTOWANE POWIERZCHNIE UTWARDZONE I DROGI DOJAZDOWE
- PROJEKTOWANE CIĄGI PIESZE
- PROJEKTOWANE M. POSTOJOWE
- ISTNIEJĄCY WJAZD NA TEREN INWESTYCJI
- WEJŚCIE DO PROJ. BUDYNKU
- TEREN INWESTYCJI W GRANICACH OGRODZENIA
- POWIERZCHNIE TRAWIASTE

ZAGOSPODAROWANIE SKALA 1:500

		BIONOR Sp. z o.o. ul. Ściegiennego 26, 25-114 Kielce tel./fax 41 348 33 03; 607 069 858 www.bionor.pl; bionor@bionor.pl	
Obiekt: OCZYSZCZALNIA ŚCIEKÓW w m. PIERZCHNICA gm. PIERZCHNICA, pow. KIELCE, woj. ŚWĘTOKRZYSKIE			
Zamierzenie budowlane: ROZBUDOWA OCZYSZCZALNI ŚCIEKÓW W MIEJSCOWOŚCI PIERZCHNICA			
Branża: ARCHITEKTURA	Stadium: PROJEKT WYKONAWCZY	Data: 03.2021	Nr rrb:
Nazwa rysunku: PROJEKT ZAGOSPODAROWANIA TERENU			Skala: 1:500
Nazwisko:			Podpis:
Opracował: mgr inż. arch. Paweł Dziwiński	Uprawnienia: Upr bud Nr SW-102011 w specjalności architektonicznej		
Opracował: mgr inż. arch. P. Dziwiński	Uprawnienia:		
Sprawdził: mgr inż. arch. Anna Ciuta	Uprawnienia: Upr bud Nr SW-462008 w specjalności architektonicznej		